


- 1 INFORMACJA
- 2 POKÓJ LEKARZA
- 3 POKÓJ BIUROWY
- 4 SKŁADNICA
- 5 SANITARIAT DAMSKI
- 6 SANITARIAT MĘSKI
- 7 SANITARIAT NIEPEŁNO.
- 8 POKÓJ BIUROWY
- 9 POKÓJ BIUROWY
- 10 POKÓJ BIUROWY
- 11 SERWEROWNIA
- 12 POKÓJ SOCJALNY
- 13 KORYTARZ

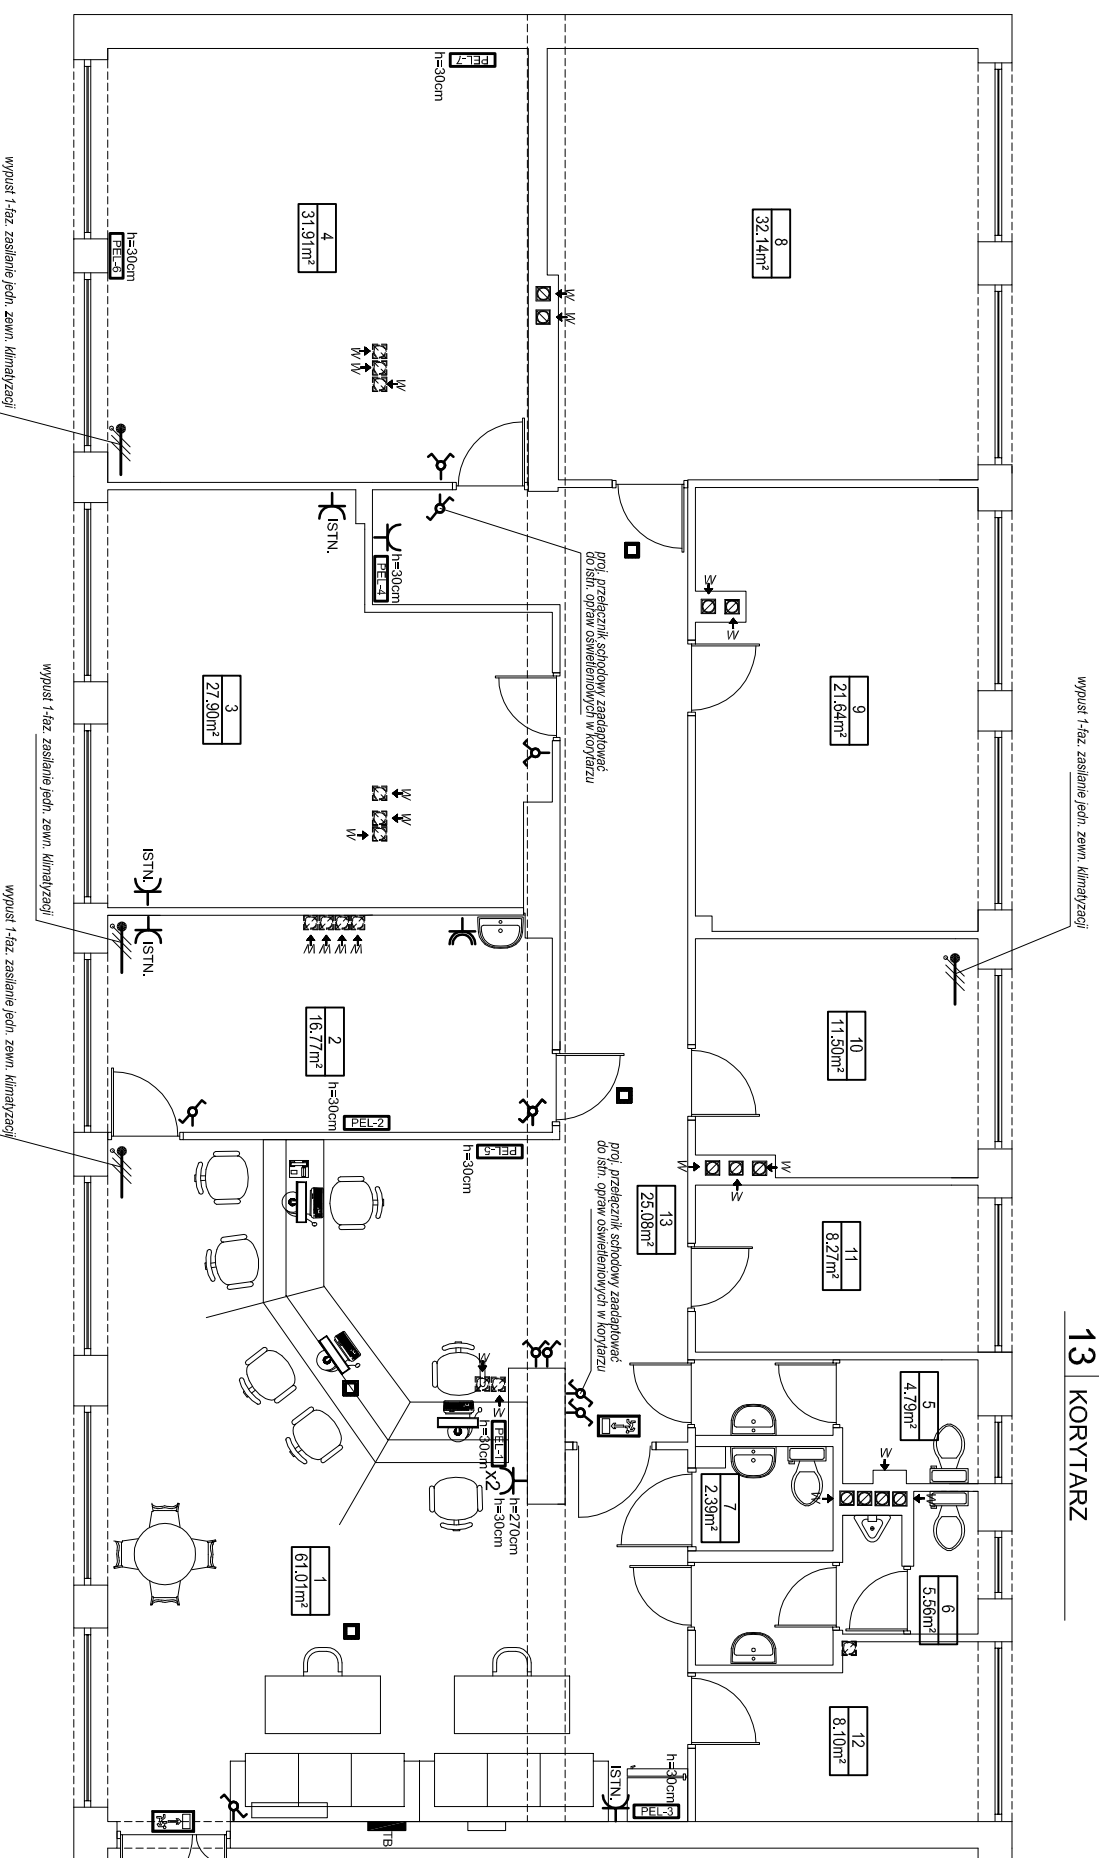

- LEGENDA :**
- PUNKT ELEKTRYCZNO-LOGICZNY nr 1 :  
2 x GN. DATA + 2 x GN. OGÓLNE + 6 x GN. RJ 45 kat. 5e,
- PUNKT ELEKTRYCZNO-LOGICZNY nr 2 :  
2 x GN. DATA + 2 x GN. OGÓLNE + 3 x GN. RJ 45 kat. 5e,
- PUNKT ELEKTRYCZNO-LOGICZNY nr 3 :  
2 x GN. DATA + 2 x GN. RJ 45 kat. 5e,
- PUNKT ELEKTRYCZNO-LOGICZNY nr 4 :  
2 x GN. RJ 45 kat. 5e,
- PUNKT ELEKTRYCZNO-LOGICZNY nr 5 :  
2 x GN. OGÓLNE + 2 x GN. RJ 45 kat. 5e,
- PUNKT ELEKTRYCZNO-LOGICZNY nr 6 :  
3 x GN. DATA + 6 x GN. RJ 45 kat. 5e,
- PUNKT ELEKTRYCZNO-LOGICZNY nr 7 :  
3 x GN. DATA + 4 x GN. RJ 45 kat. 5e,

- gniazdo wtykowe ogólne
- gniazdo wtykowe IP44
- x2 krotność
- wypust 1-faz.

**ZESTAWIENIE OPRAW OŚWIETLENIOWYCH :**

CENTRA LED GK opt. otwarta/korytarz 3W

ONTEC S 1h

|  |                               |   |            |
|--|-------------------------------|---|------------|
| ZESPÓŁ PROJEKTOWY:   |                               | MODERNIZACJA POMIESZCZEŃ W PLACÓWCE TERENOWEJ KASY ROLNICZEGO UBEZPIECZENIA SPOŁECZNEGO |            |
| tech. elektryk Aleksander Gótrak<br>upr. nr ewid. 25/NS/75 |                               | ul. Kopernika 10, 38-300 Gorlice  |            |
| MGR INŻ. WOJCIECH WIECEK<br>UPR. 1365/U/98                 |                               | KASA ROLNICZEGO UBEZPIECZENIA SPOŁECZNEGO al. NIEPODLEGŁOŚCI 190, WARSZAWA              |            |
| NAZWA INWESTYCJI   | LOKALIZACJA                   | INWESTOR  | INWESTYTOR |
| STADIUM TEMAT RYSUNKU                                      | INSTALACJE ELEKTRYCZNE - RZUT | PROJEKT BUDOWLANY - INSTALACJE ELEKTRYCZNE  |            |
| DATA: 07.2018  | SKALA: 1:100                  | NR RYSUNKU: Z/E   |            |