


rzut piwnicy

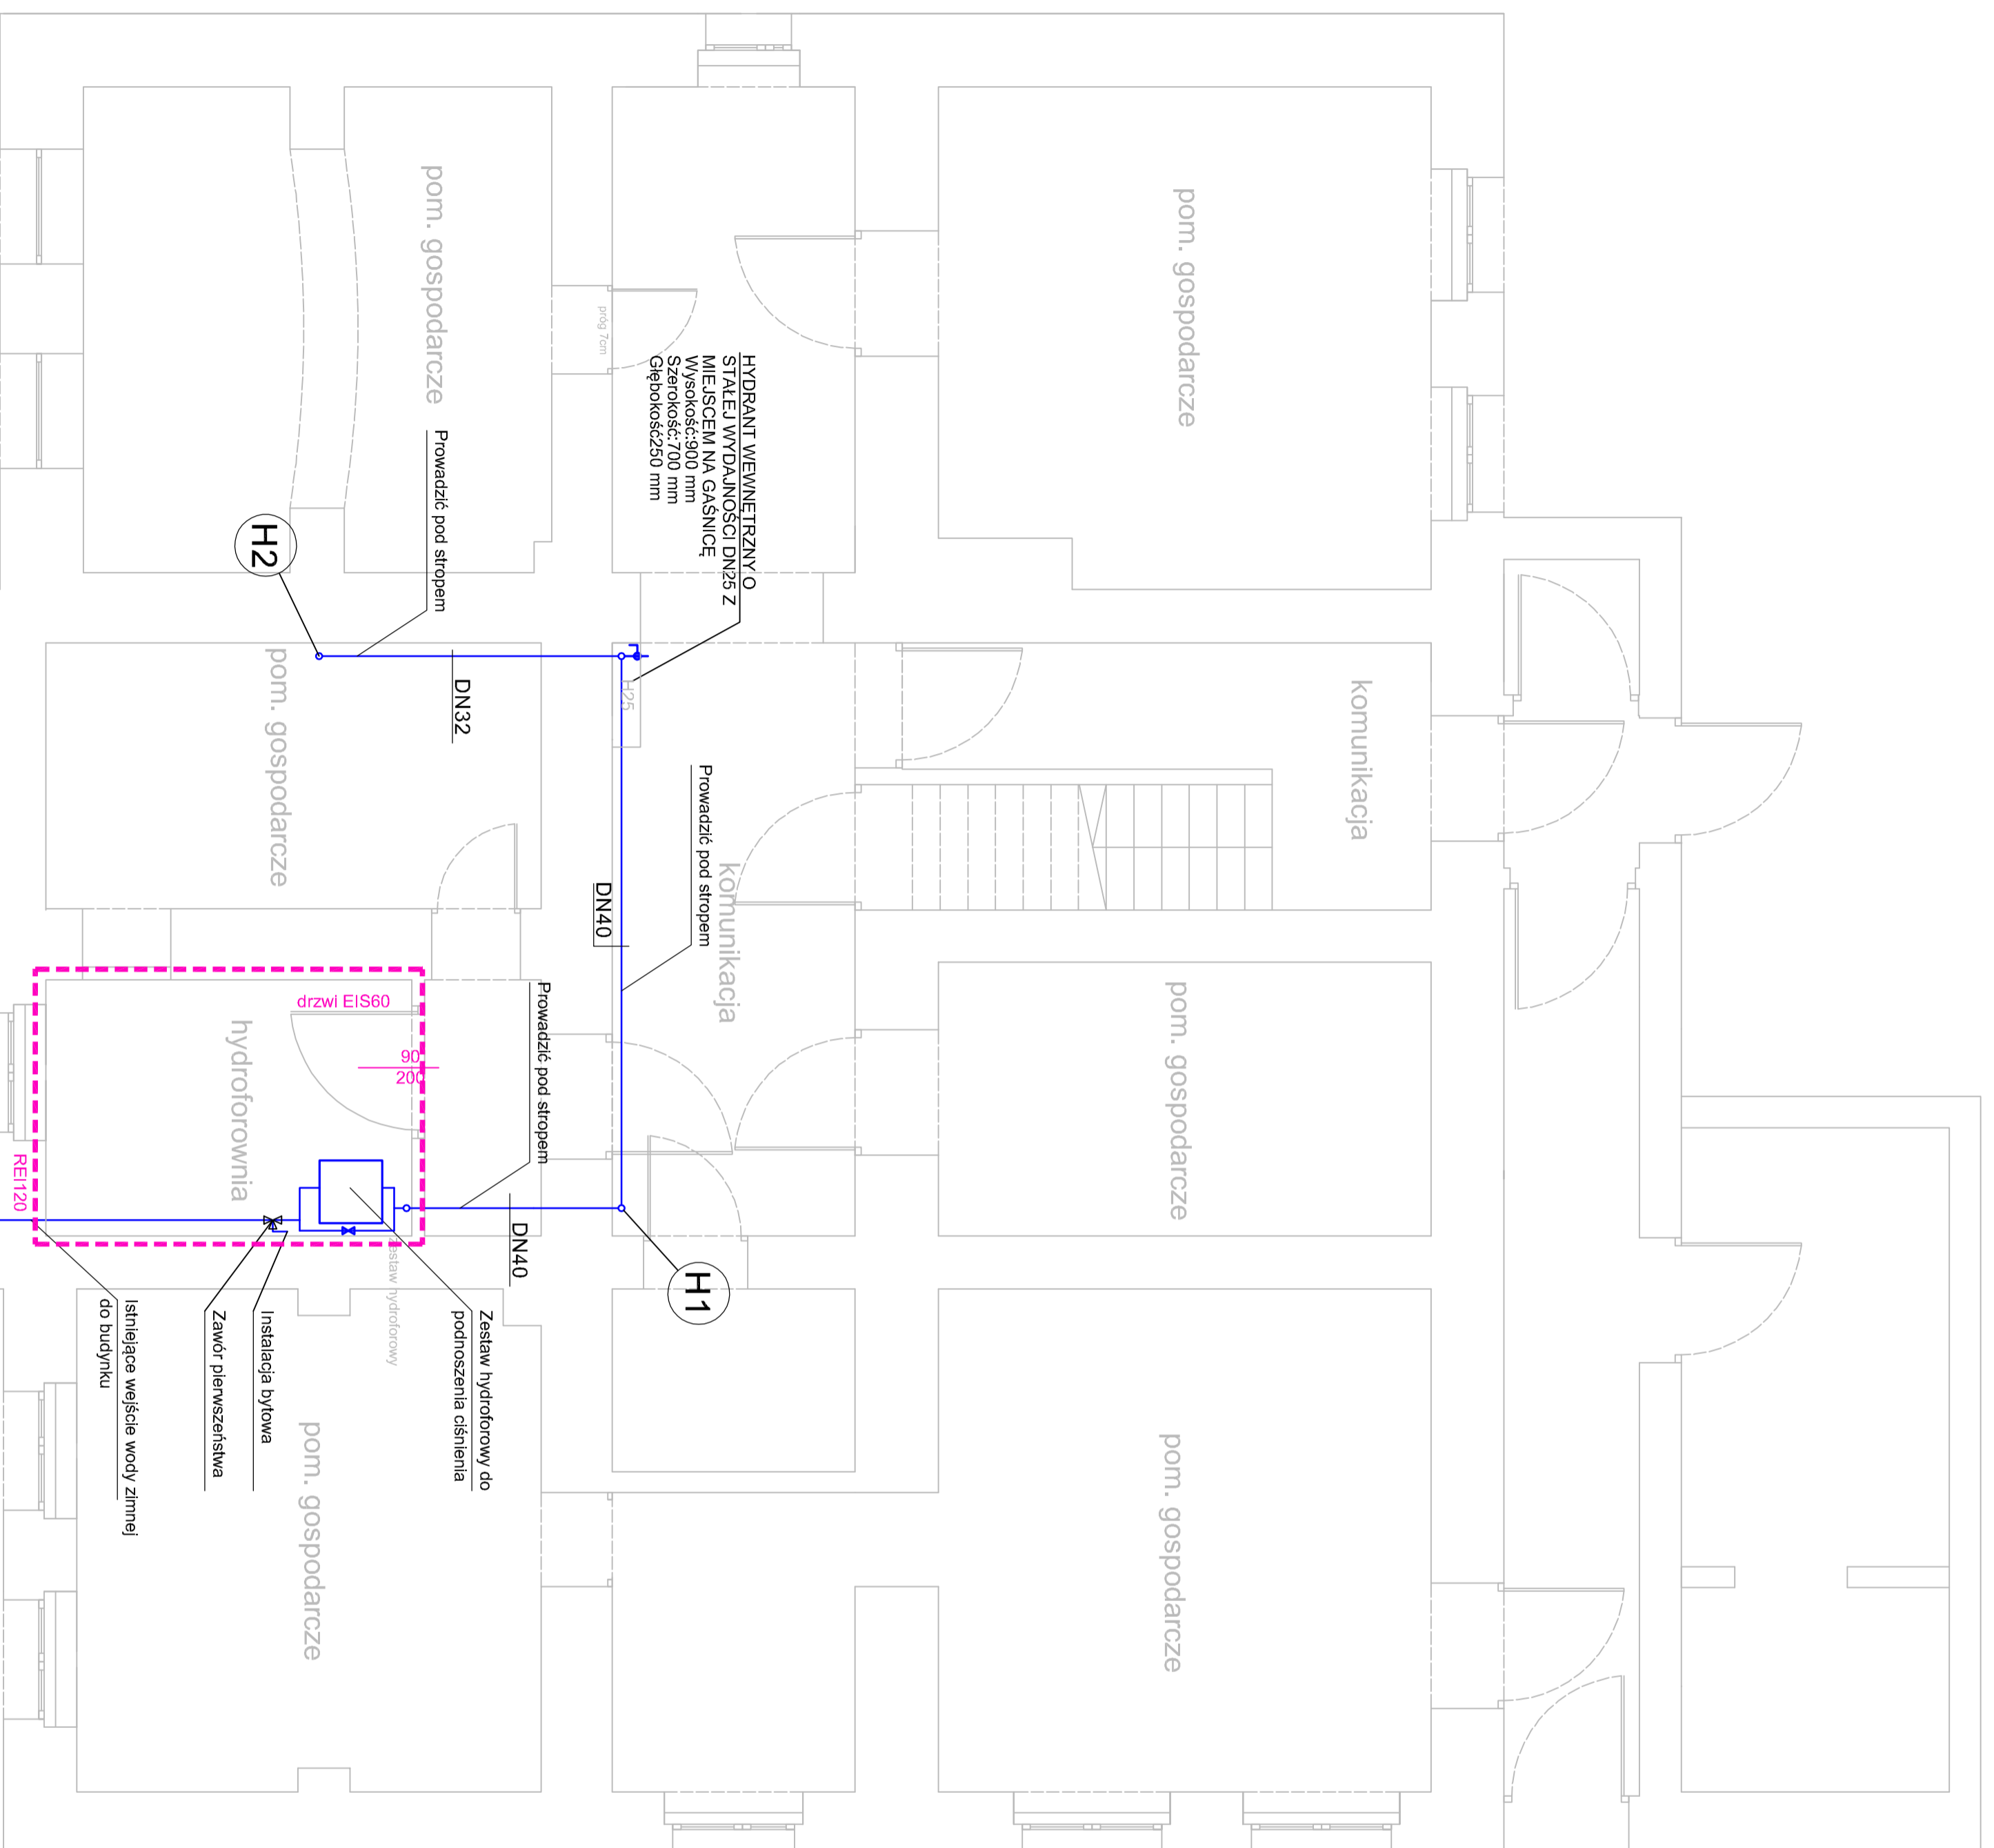

⊙H2 - Oznaczenie pionu hydrantowego
- Instalacja hydrantowa



UP Instalacje - Piotr Urbańkiewicz
ul. Kosciuszki 21F/35
63-400, Ostrow Wielkopolski
projekt@upinstalacje.pl
tel. 500 699 890

Investor:
PLACÓWKA TERENOWA oKRUS W WALBRZYCHU
UL. MICKIEWICZA 42, 58-300 WALBRZYCH

Investycja:
PROJEKT INSTALACJI HYDRANTOWEJ W BUDYNKU
PLACÓWKI TERENOWEJ oKRUS W WALBRZYCHU
ul. Mickiewicza 42, 58-300 Walbrzych

Instalacje sanitarne
projektował: Władysław Janicki 445187/UW
mgr inż. Kazimierz Bednarek 77781/LW
projektant sprawdzający: mgr inż. 77781/LW
nazwa rysunku: RZUT INSTALACJI - PIWNICA

uzgodnienia do projektowania
kierownictwo robót budowlanymi
w zakresie sieci instalacji sanitarnych
uprawnienia do projektowania
kierownictwo robót budowlanymi
w zakresie sieci instalacji sanitarnych
upr. nr 77781/LW

faza: PROJEKT BUDOWLANY ZAMIENNY
data: 21.07.2021
skala: 1:50
nr rys: IS-1