


**KRUS Łęczna ul. Słazicka nr 7** ark. nr 2  
**RZUT POZIOMU - 278**

skala 1:50

wybrane pomieszczenie montażu urządzenia w SYSTEMIE SPLIT

balustrada istniejąca  
konstrukcja  
wod-kan  
ogrzewanie  
elektryka

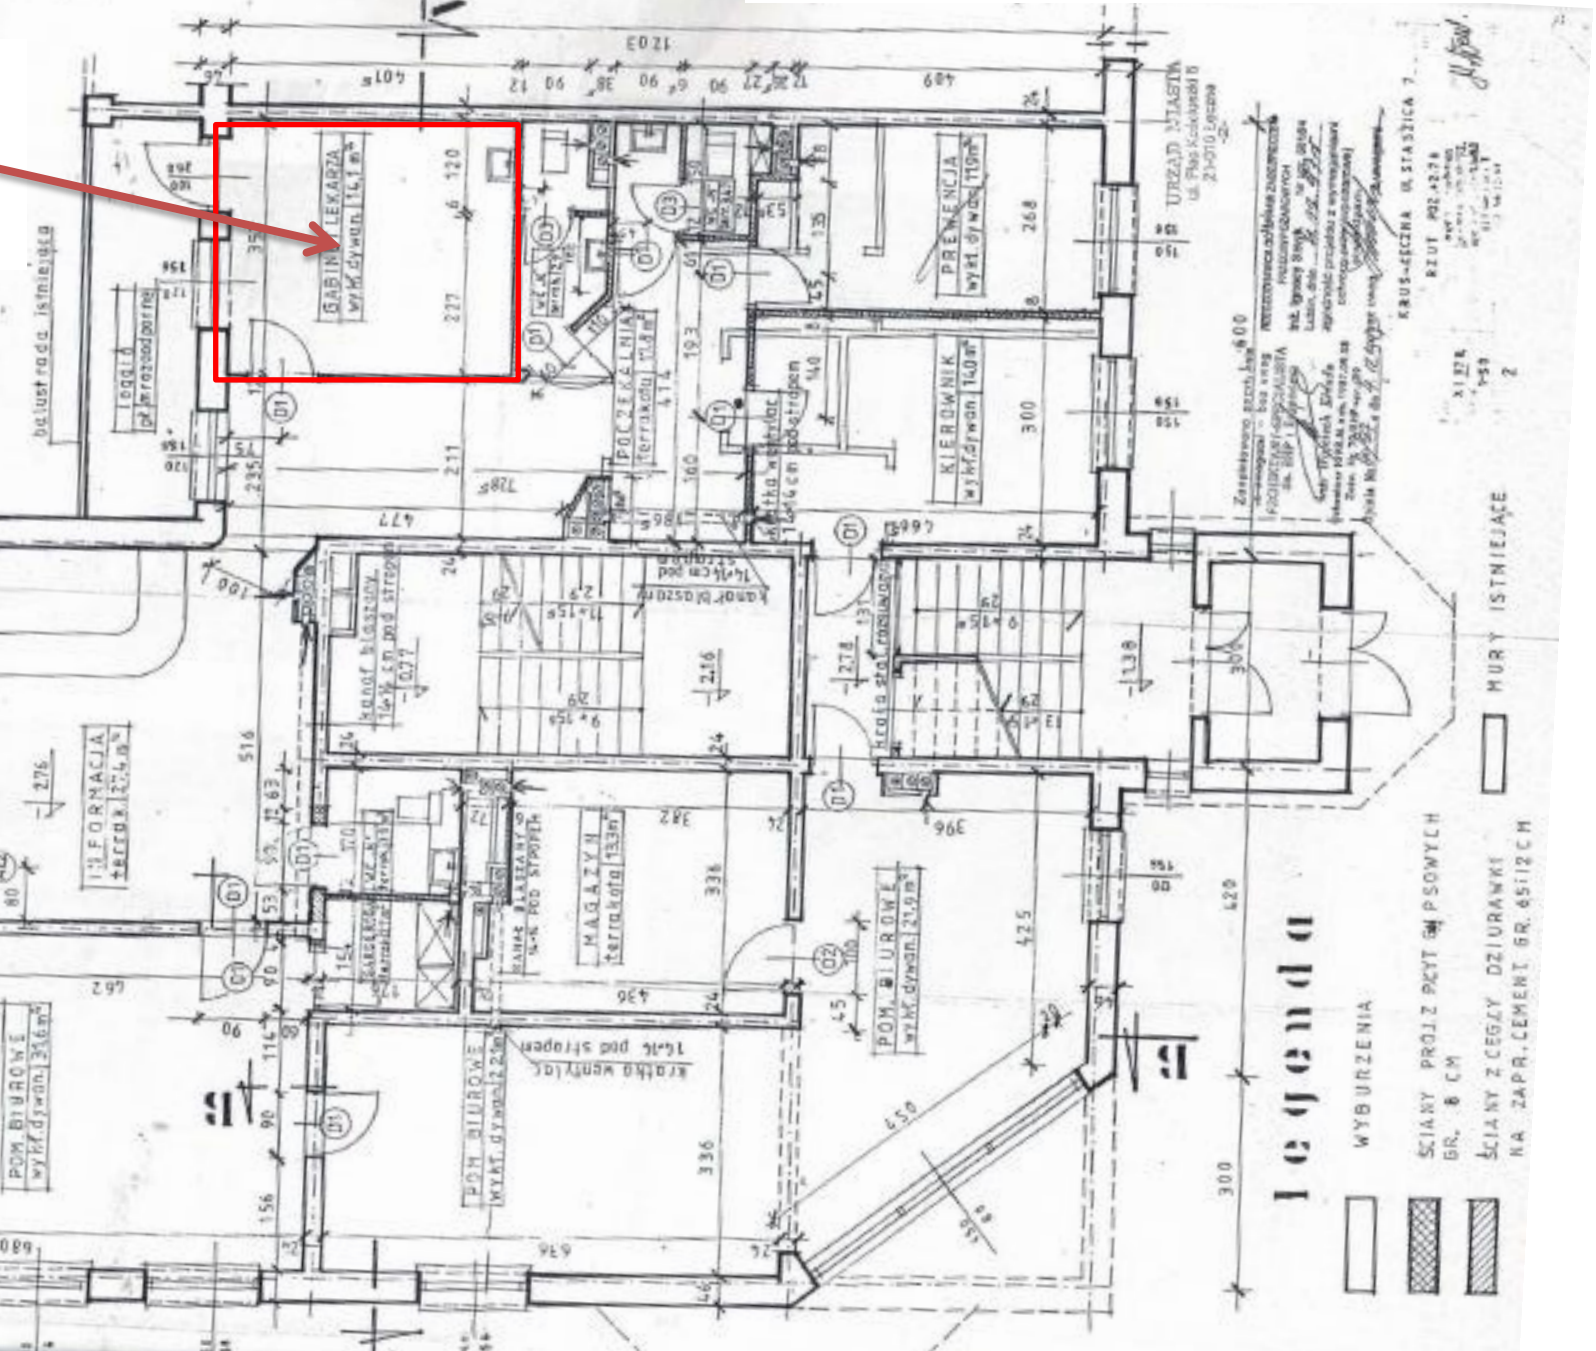

Załącznik 1c do szczegółowego opisu przedmiotu zamówienia

URZĄD MIASTA  
ul. Piłsudskiego 5  
21-010 Łęczna

KRUS-ŁĘCZNA UL. SŁAZICKA 7  
RZUT 278-278  
1:50  
2

Legenda  
WYBURZENIA  
ŚCIANY PROZJ. PCYT 6M PSOWYCH GR. 8 CM  
ŚCIANY Z CEGŁY DZIURAWKI NA ZAPR.-CEMENT GR. 45/12 CM